



1 PLANTA BAIXA ÁGUA FRIA - 1º PAVIMENTO  
ESCALA : 1/100



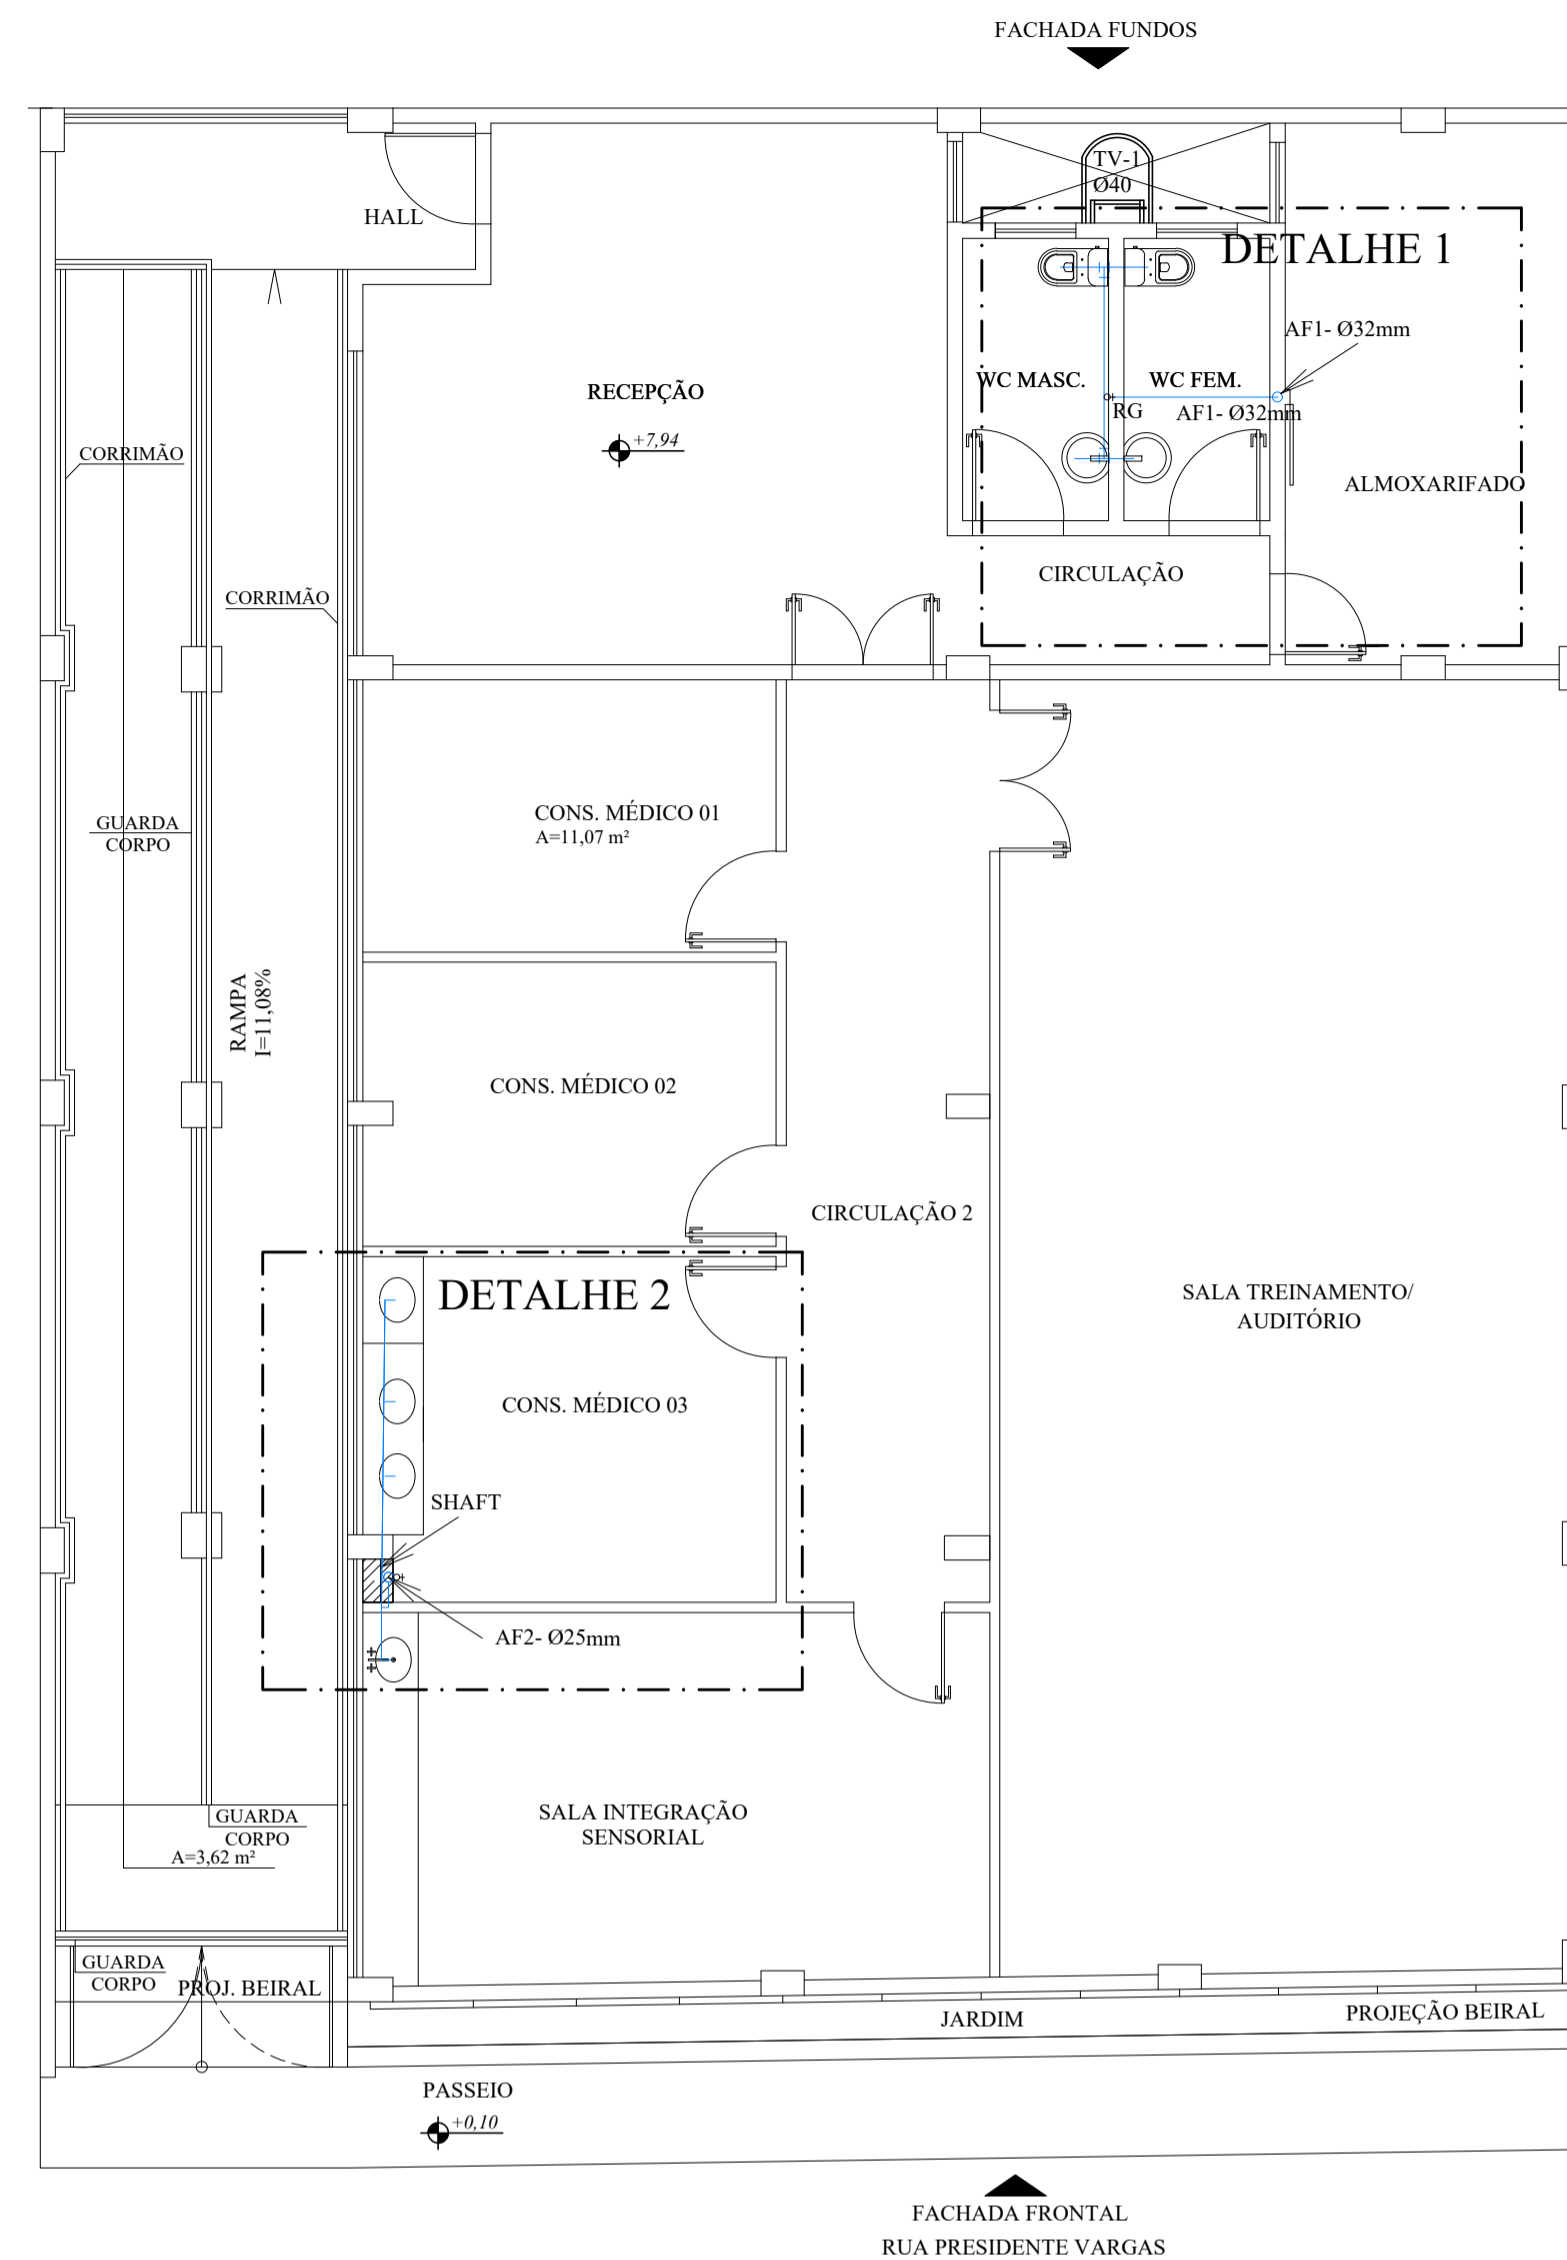


2 PLANTA BAIXA ÁGUA FRIA - 2º PAVIMENTO  
ESCALA : 1/75

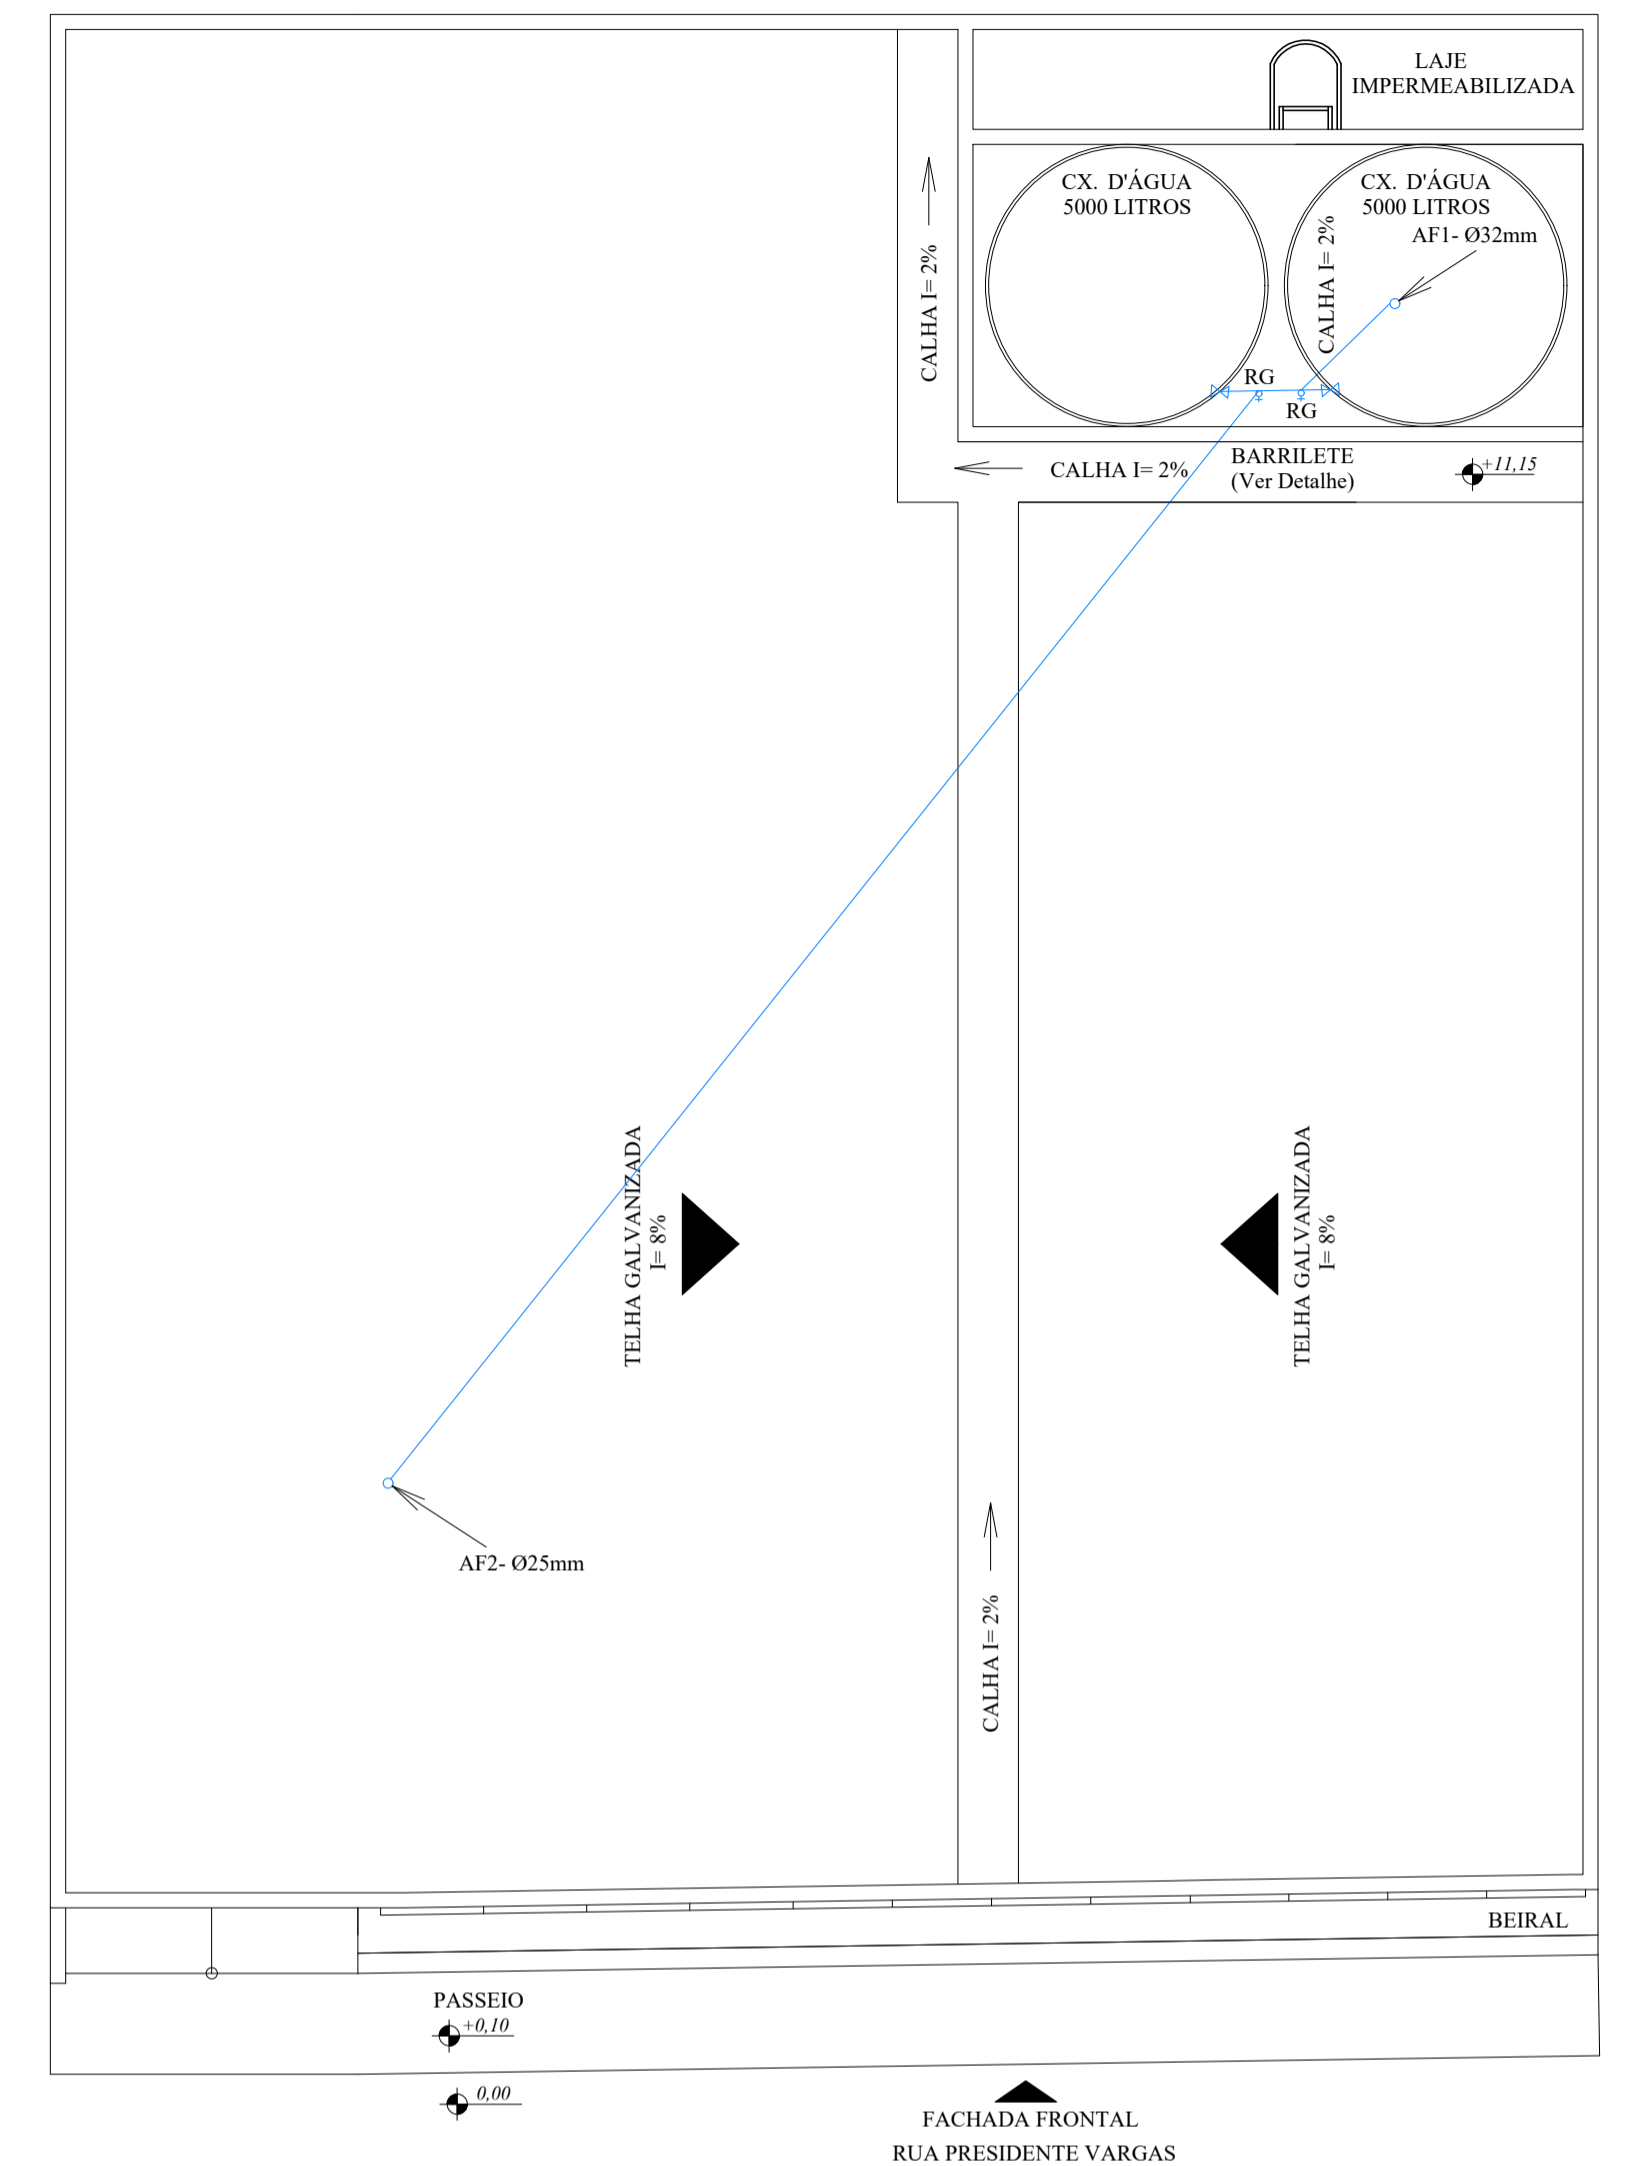

3 PLANTA BAIXA ÁGUA FRIA - COBERTURA  
ESCALA : 1/75

DETALHE ÁGUA FRIA

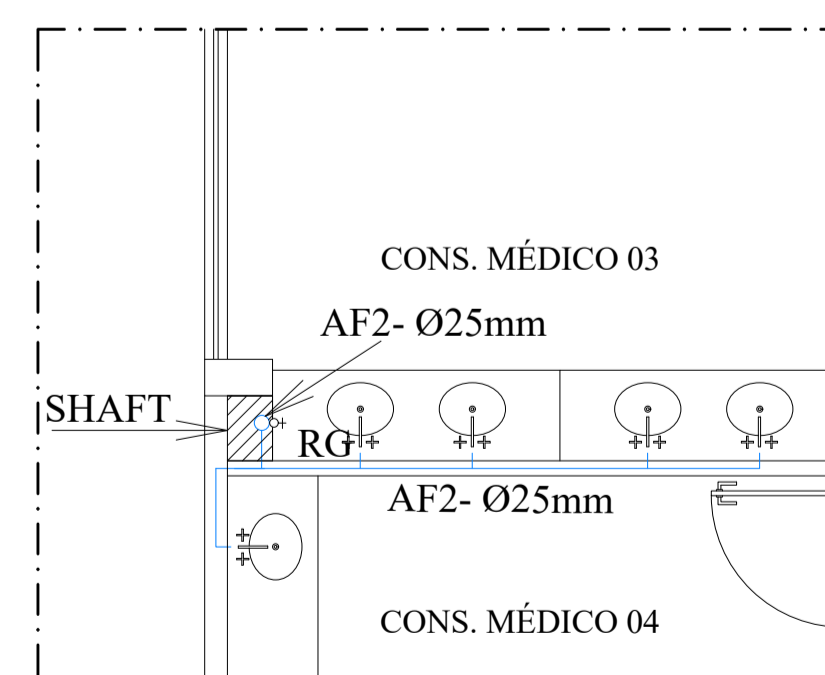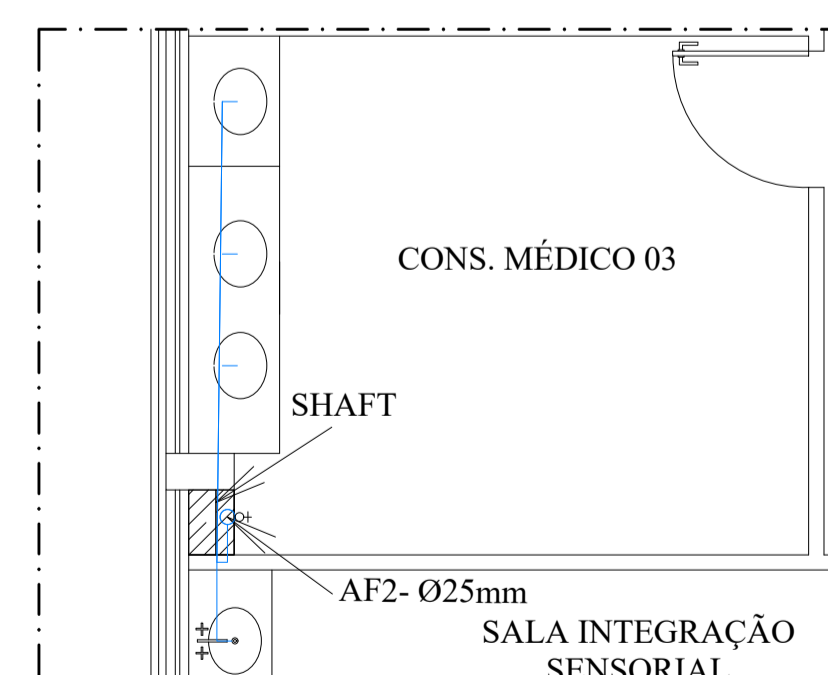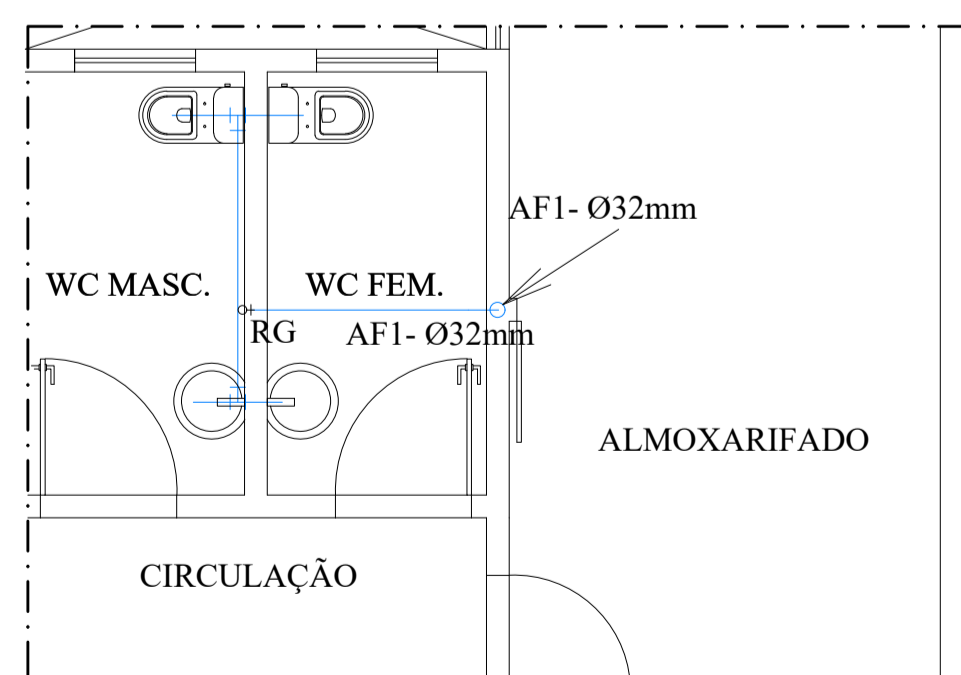

4 DETALHE 1  
ESCALA : 1/50

5 DETALHE 2  
ESCALA : 1/50

6 DETALHE 3  
ESCALA : 1/50

7 DETALHE 4  
ESCALA : 1/50

CENTRO DE HABILITAÇÃO E REABILITAÇÃO  
A PESSOAS PORTADORES DE DEFICIÊNCIA  
NÚCLEO DE ATENDIMENTO AO AUTISTA (NASB)  
PROJETO DE REFORMA E AMPLIAÇÃO

CONTEÚDO:  
PLANTA DE BAIXA ÁGUA FRIA - 1º PAVIMENTO/ PLANTA DE BAIXA ÁGUA FRIA - 2º PAVIMENTO/ PLANTA DE BAIXA ÁGUA FRIA - COBERTURA/ DETALHE 1/ DETALHE 2/ DETALHE 3

LOCAL: RUA PRESIDENTE VARGAS, S/Nº - CENTRO MIMOSO DO SUL - E.S.

PROPRIETÁRIO: GOVERNO DO ESTADO DO ESPÍRITO SANTO

AUTOR DO PROJETO: GUSTAVO ROSA RIBEIRO CREA: ES - 48901/D

RESPONSÁVEL TÉCNICO: CREA:

DATA: AGOSTO/2019 ESCALA: INDICADA PRANCHA: 01/03