




11 PLANTA BAIXA ESGOTO - PAVIMENTO TÉRREO  
ESCALA : 1/100

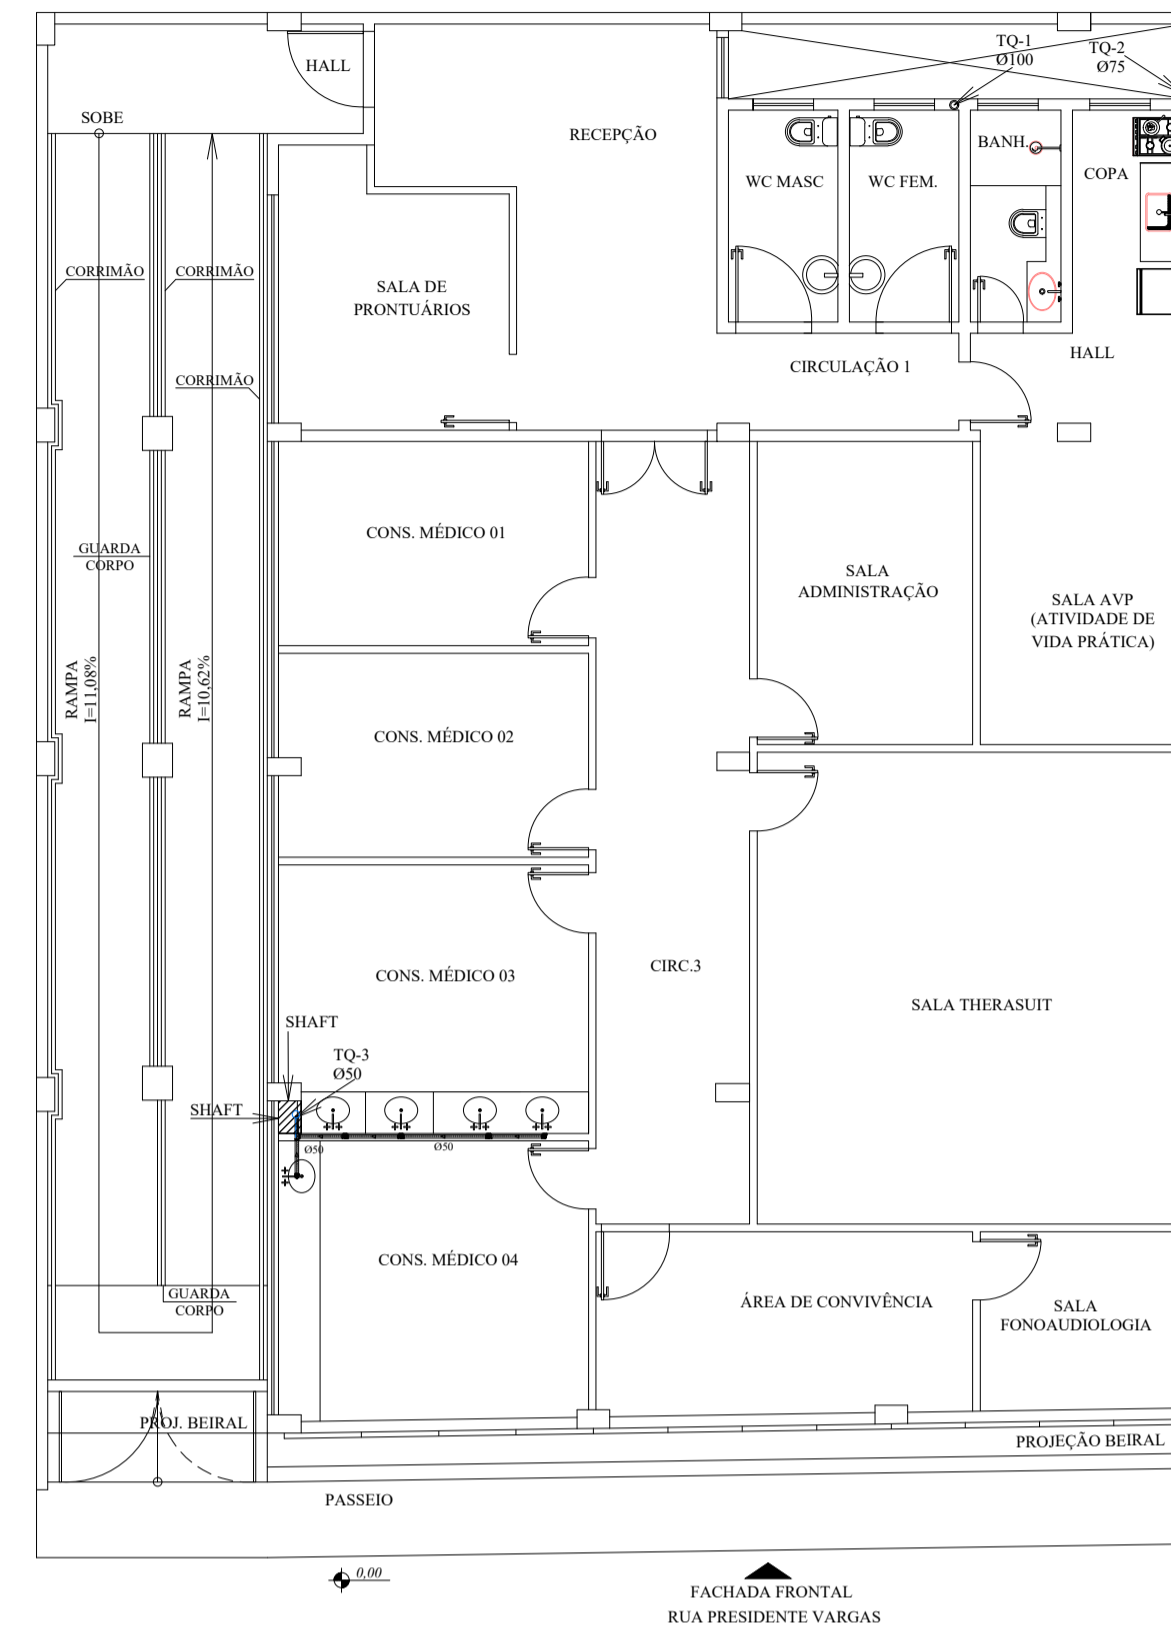


12 PLANTA BAIXA ESGOTO - 1º PAVIMENTO  
ESCALA : 1/100

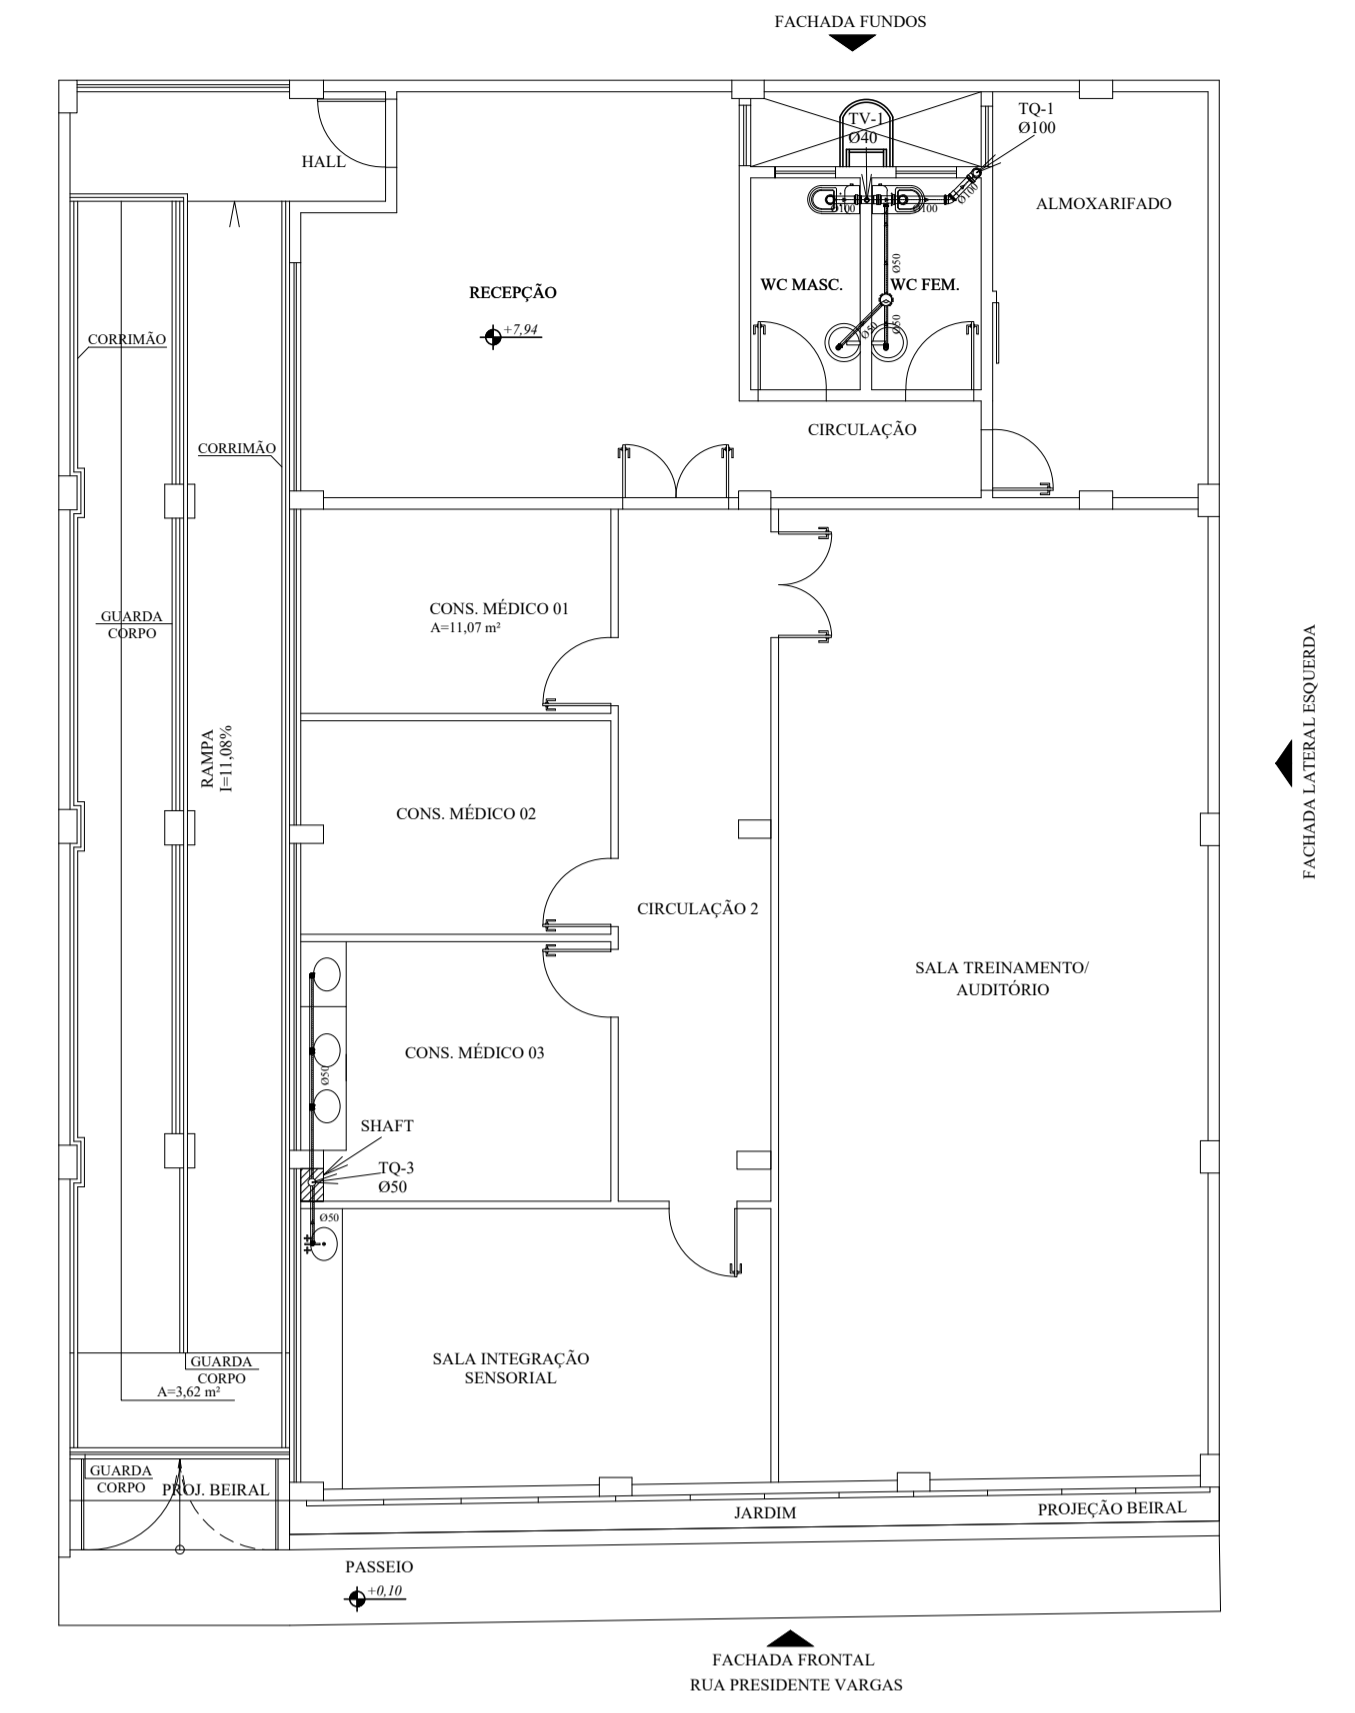

13 PLANTA BAIXA ESGOTO - 2º PAVIMENTO  
ESCALA : 1/100

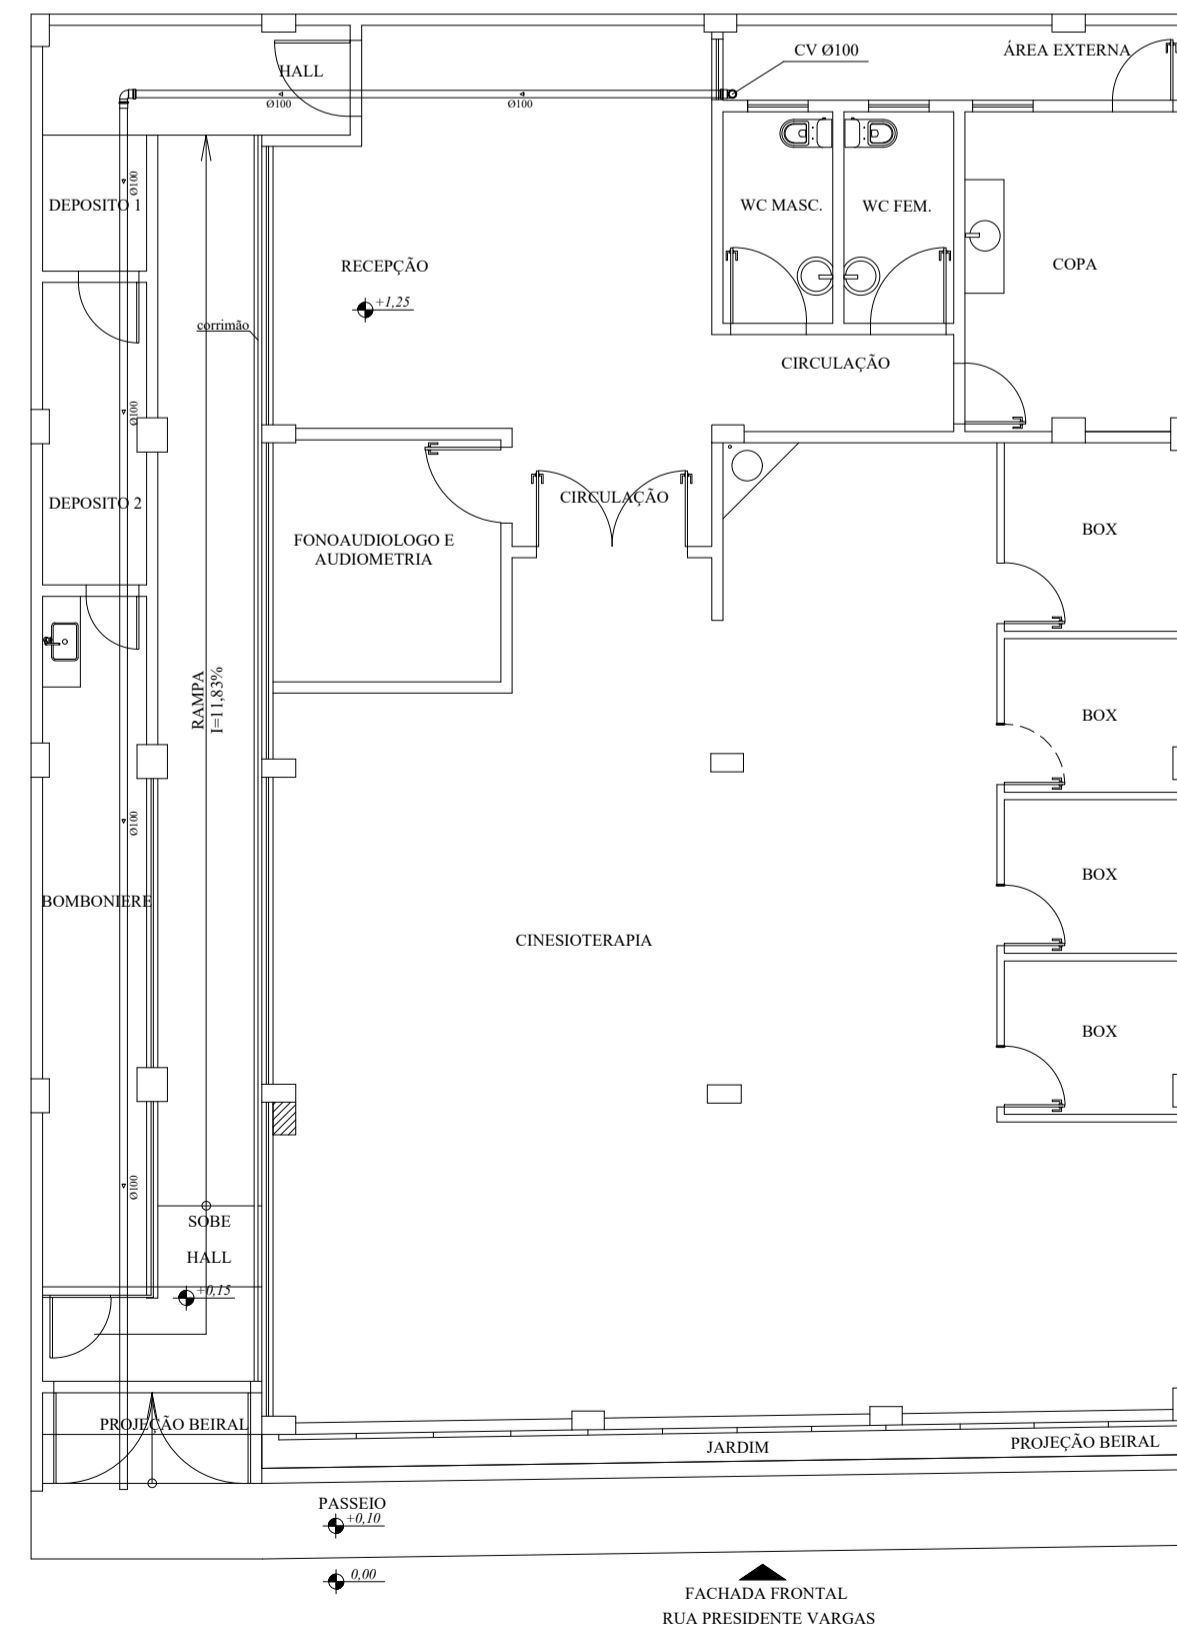

14 PLANTA BAIXA PLUVIAL - TÉRREO  
ESCALA : 1/100

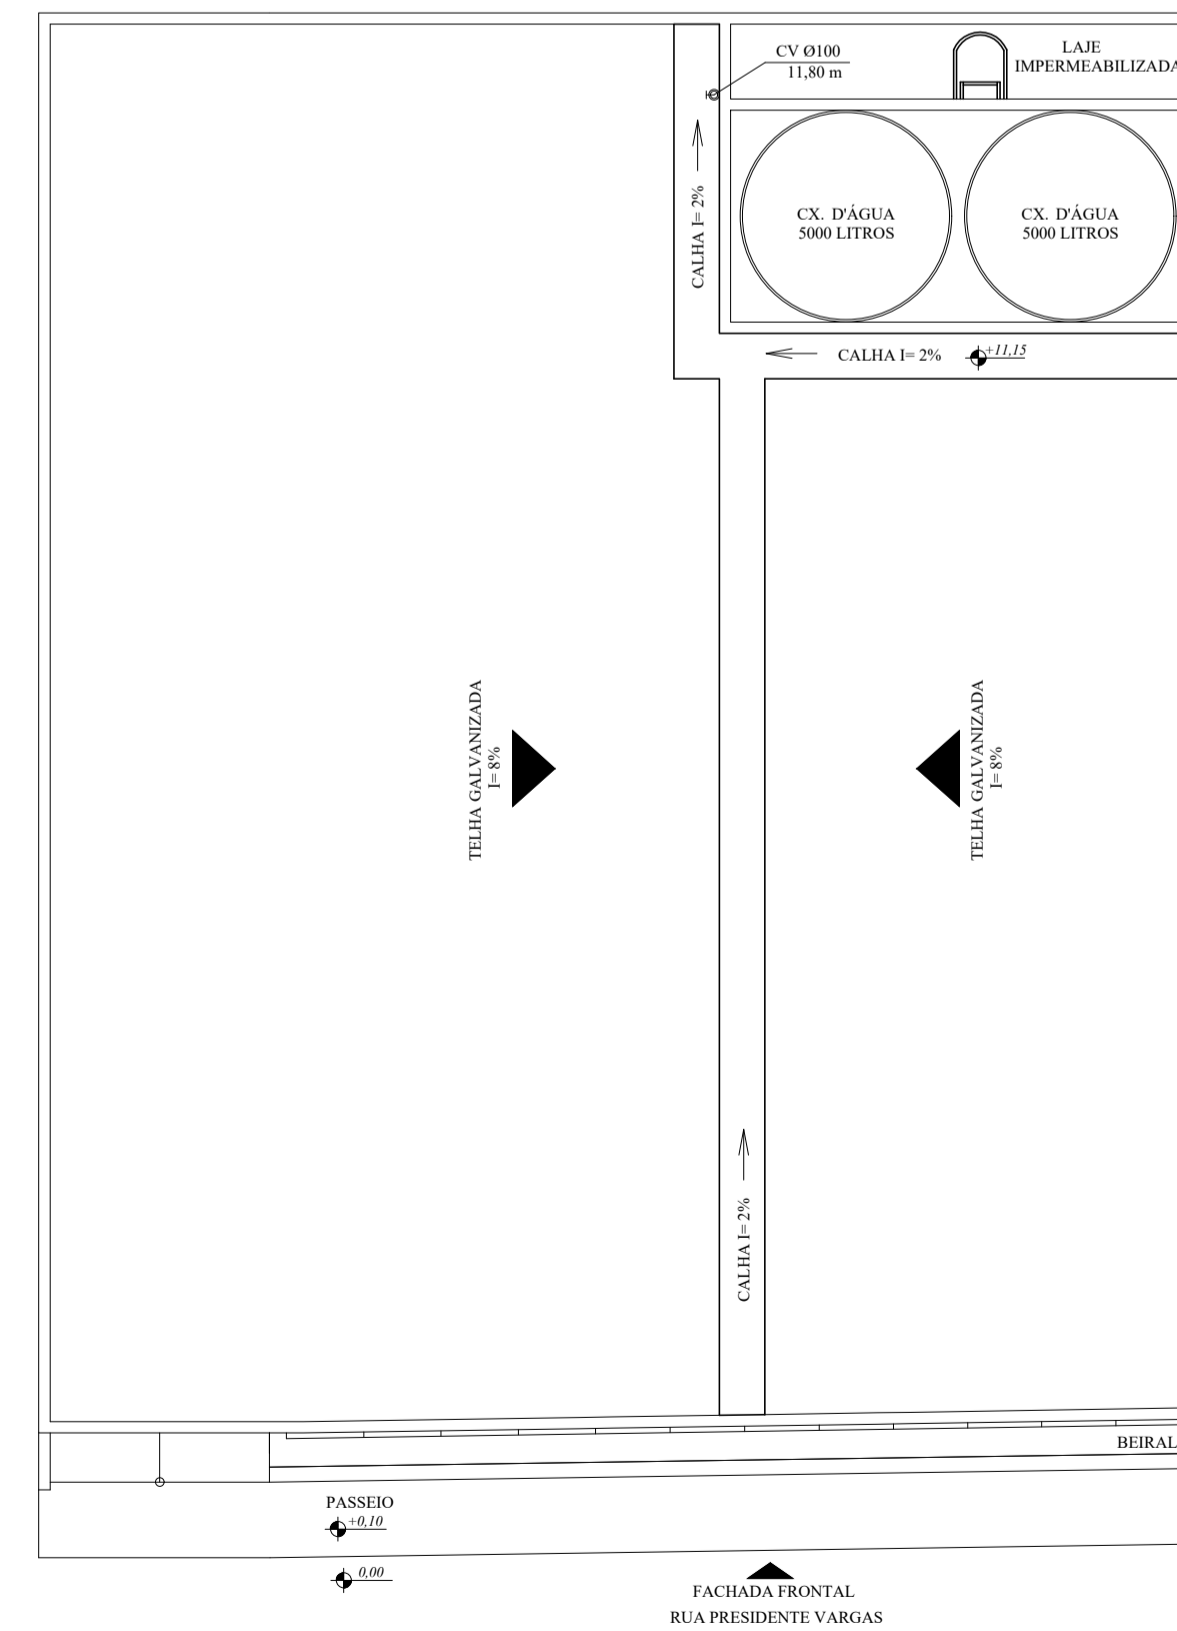

15 PLANTA BAIXA PLUVIAL - COBERTURA  
ESCALA : 1/100

NOTA 01: A tubulação de água pluvial deverá passar paralelamente a tubulação de esgoto, não sendo interligadas as duas tubulações.

## CENTRO DE HABILITAÇÃO E REABILITAÇÃO A PESSOAS PORTADORES DE DEFICIÊNCIA NÚCLEO DE ATENDIMENTO AO AUTISTA (NASB)

### PROJETO DE REFORMA E AMPLIAÇÃO

CONTEÚDO:  
PLANTA DE BAIXA ESGOTO - 1º PAVIMENTO/ PLANTA DE BAIXA ESGOTO - 2º PAVIMENTO/  
PLANTA DE BAIXA ESGOTO - COBERTURA/ PLANTA BAIXA PLUVIAL - TÉRREO/ PLANTA BAIXA  
PLUVIAL - COBERTURA

LOCAL: RUA PRESIDENTE VARGAS, S/Nº - CENTRO  
MIMOSO DO SUL - E.S.

PROPRIETÁRIO: GOVERNO DO ESTADO DO ESPÍRITO SANTO

AUTOR DO PROJETO: GUSTAVO ROSA RIBEIRO CREA: ES - 48901/D

RESPONSÁVEL TÉCNICO: CREA:

DATA: AGOSTO/2019 ESCALA: INDICADA PRANCHA: 03/03