



1 PLANTA BAIXA 1º PAV. (Térreo) - Existente
ESCALA : 1/75

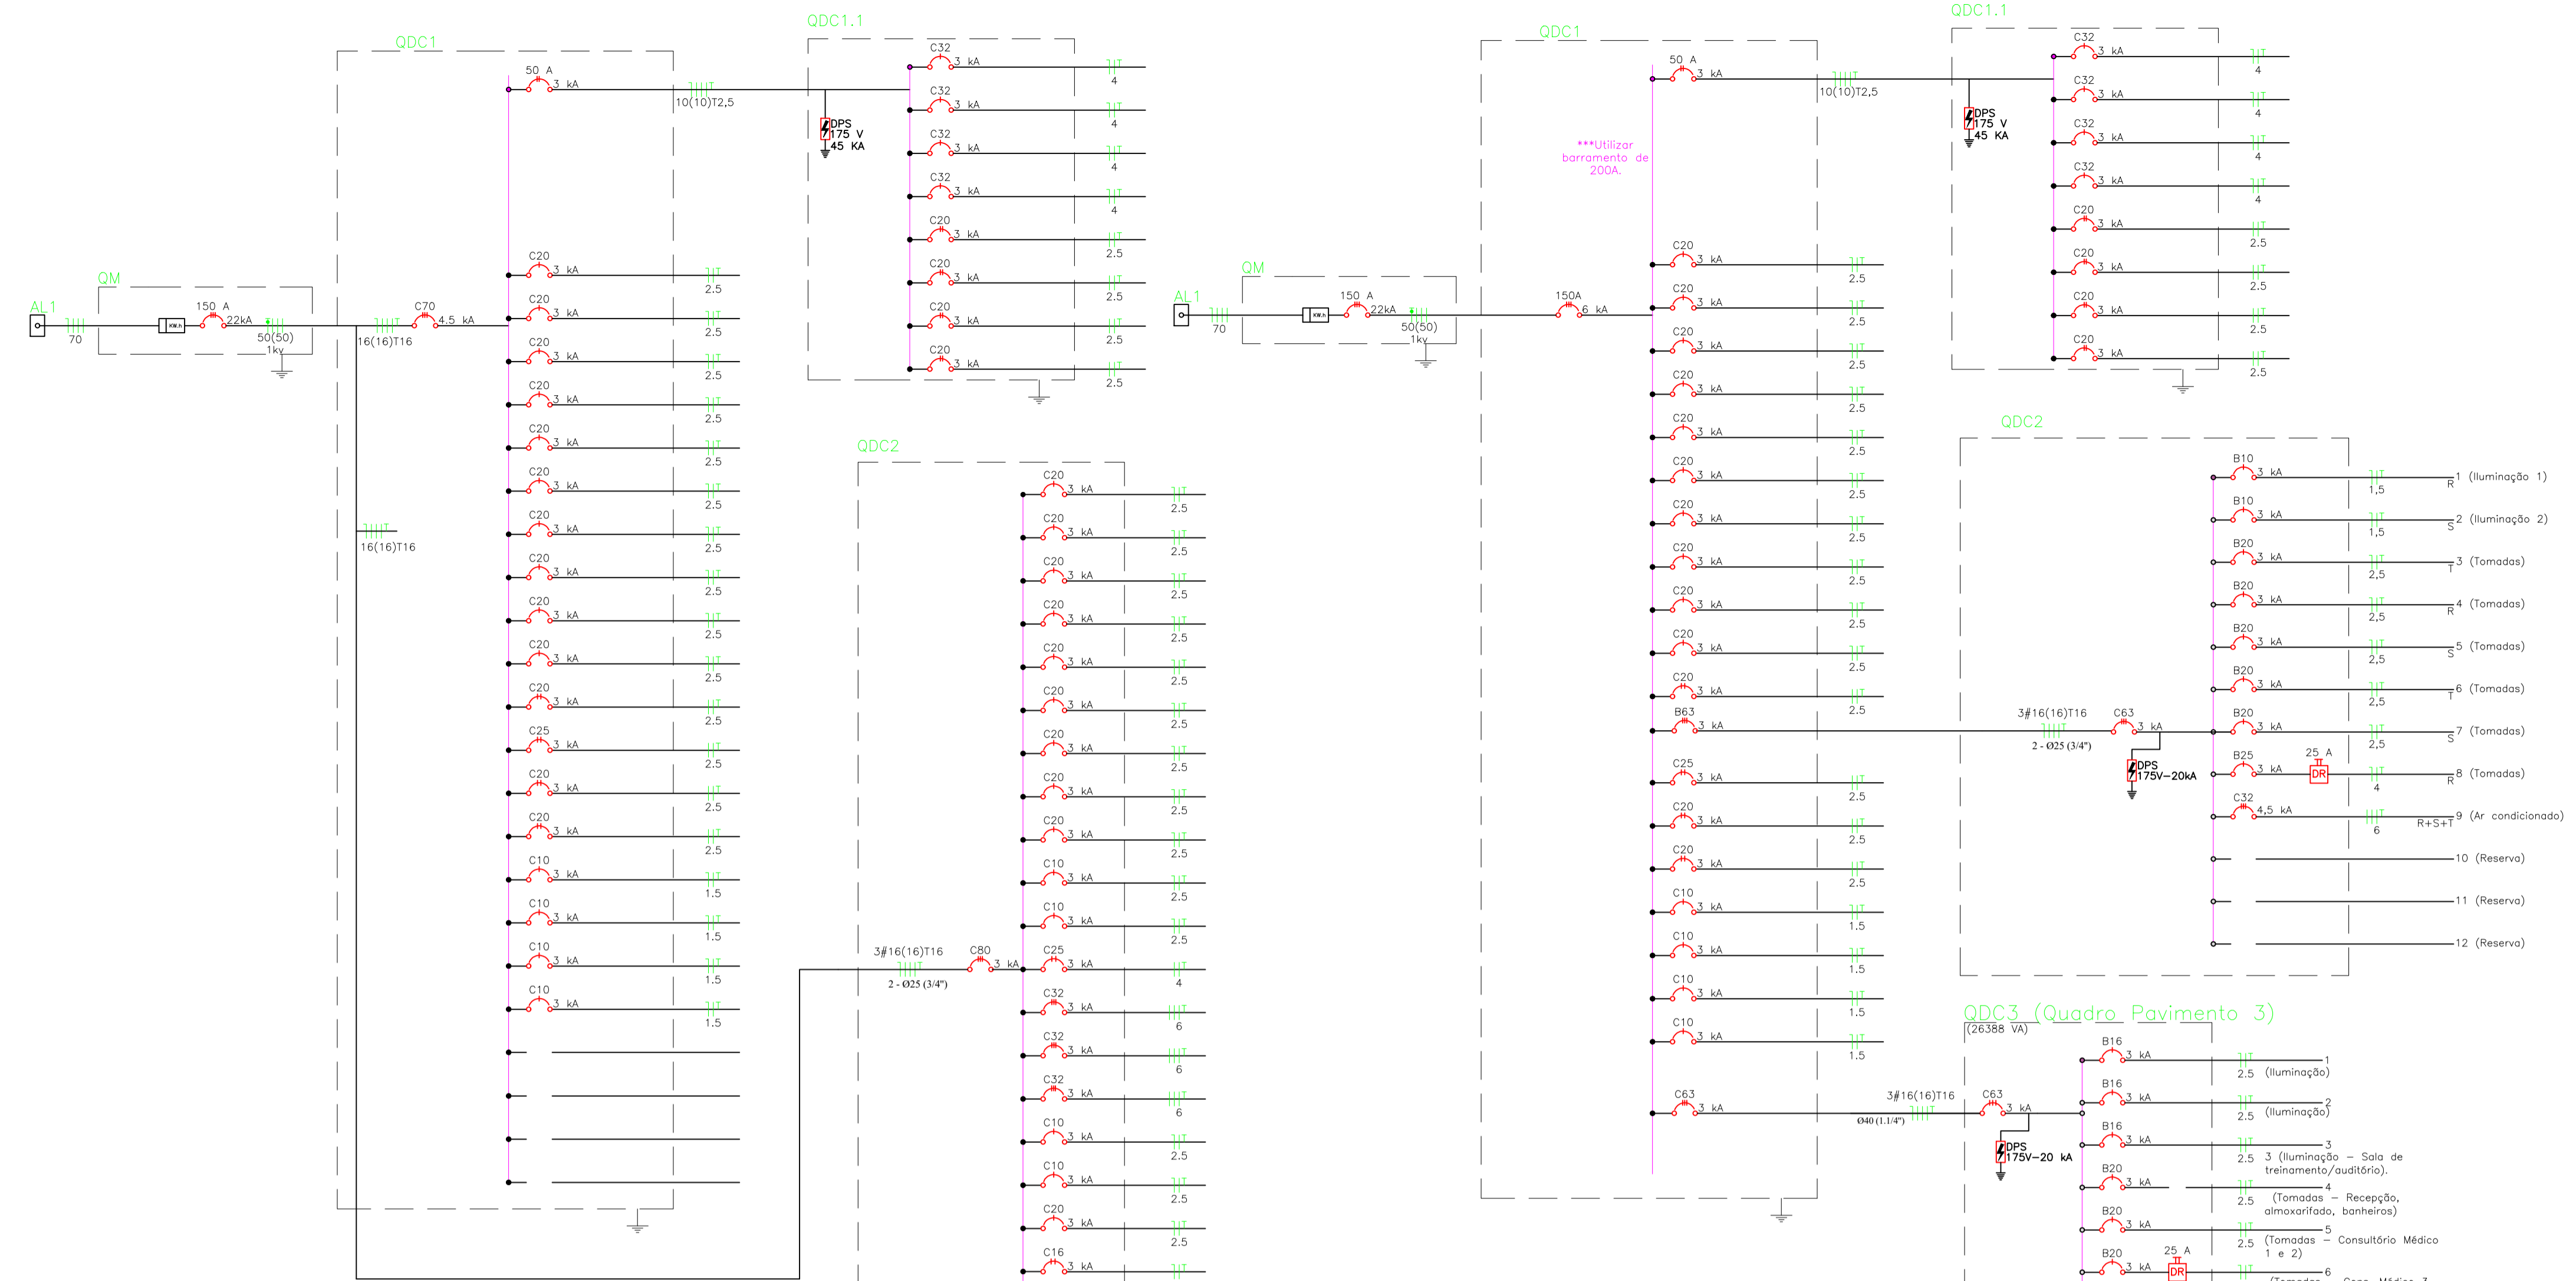

3 Diagrama Unifilar Geral (dos 2 pavimentos) - Existente
SEM ESCALA

4 Diagrama Unifilar Geral - Novo - 3 Pavimentos
SEM ESCALA

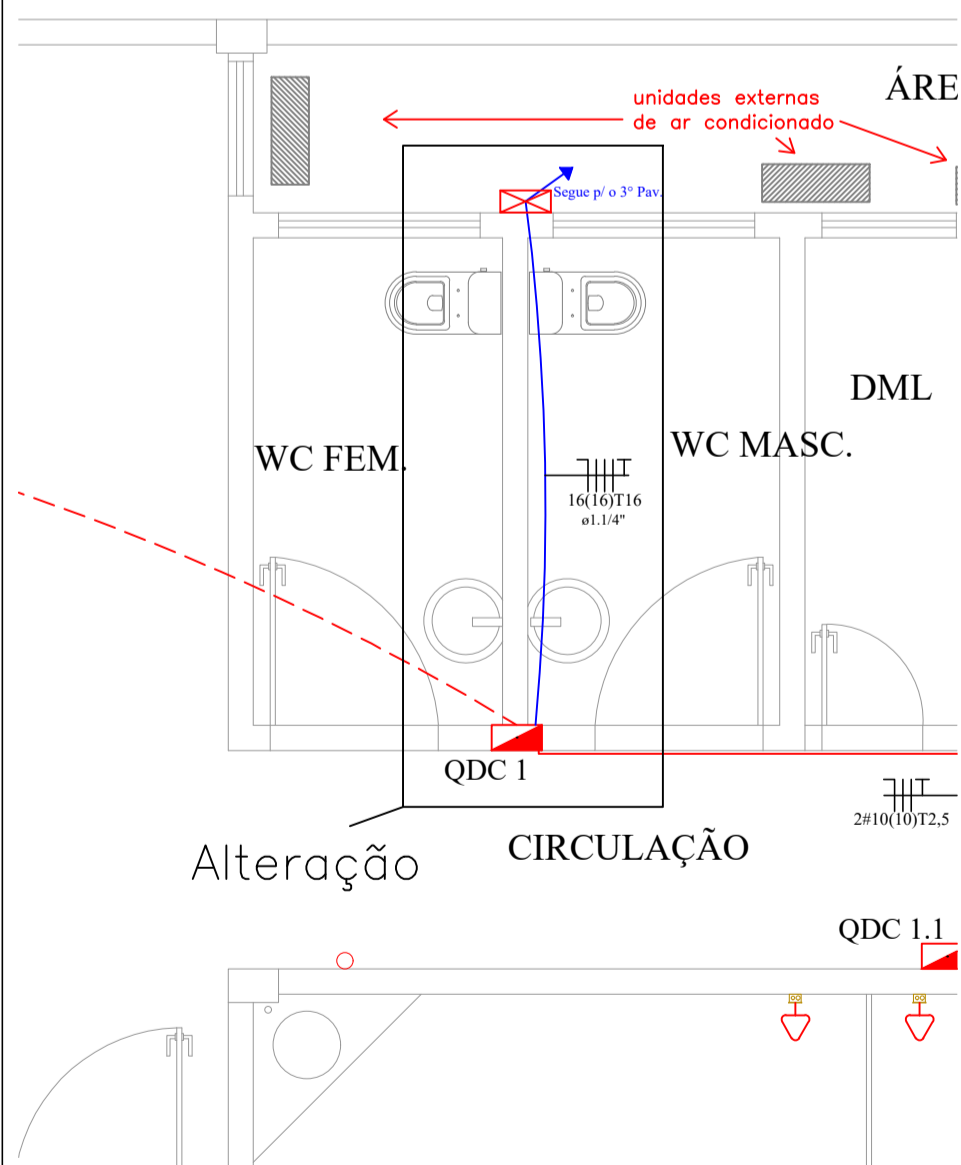

2 ALTERAÇÃO NO 1º PAV. (Térreo)
SEM ESCALA

LEGENDA:			
	Luminária LED Tubular 18w		Quadro Geral de Luz e força
	Luminária LED Tubular 36w		Medidor de energia
	Plafonier LED 10w		Eletroduto no Piso - existente
	Arandela LED 10w		Eletroduto parede ou teto - existente
	Interruptor simples		Eletroduto (Amarelo - novo)
	Interruptor duplo		Neutro, fase, retorno, terra, PEN
	Interruptor triplo		Disjuntor bipolar (2P)
	Interruptor paralelo		Disjuntor Monopolar
	Tomada 130cm		Disjuntor Tripolar (3P)
	tomada baixa 30cm		IDR
	tomada para Ar Condicionado		Caixa 4x2
	tomada alta		Eletroduto que sobe
	Caixa de passagem		

CENTRO DE HABILITAÇÃO E REABILITAÇÃO A PESSOAS PORTADORES DE DEFICIÊNCIA NÚCLEO DE ATENDIMENTO AO AUTISTA (NASB)

PROJETO DE REFORMA E AMPLIAÇÃO

CONTEÚDO: PLANTA BAIXA 1º PAV.(Térreo) - ELÉTRICA - EXISTENTE
DIAGRAMAS UNIFILARES

LOCAL: RUA PRESIDENTE VARGAS, S/Nº - CENTRO
MIMOSO DO SUL - E.S.

PROPRIETÁRIO: GOVERNO DO ESTADO DO ESPÍRITO SANTO

AUTOR DO PROJETO: JOSÉ RENATO RODRIGUES CREA: 4.710/D

RESPONSÁVEL TÉCNICO: CREA:

DATA: AGOSTO /2019 ESCALA: INDICADA PRANCHA: 01/04